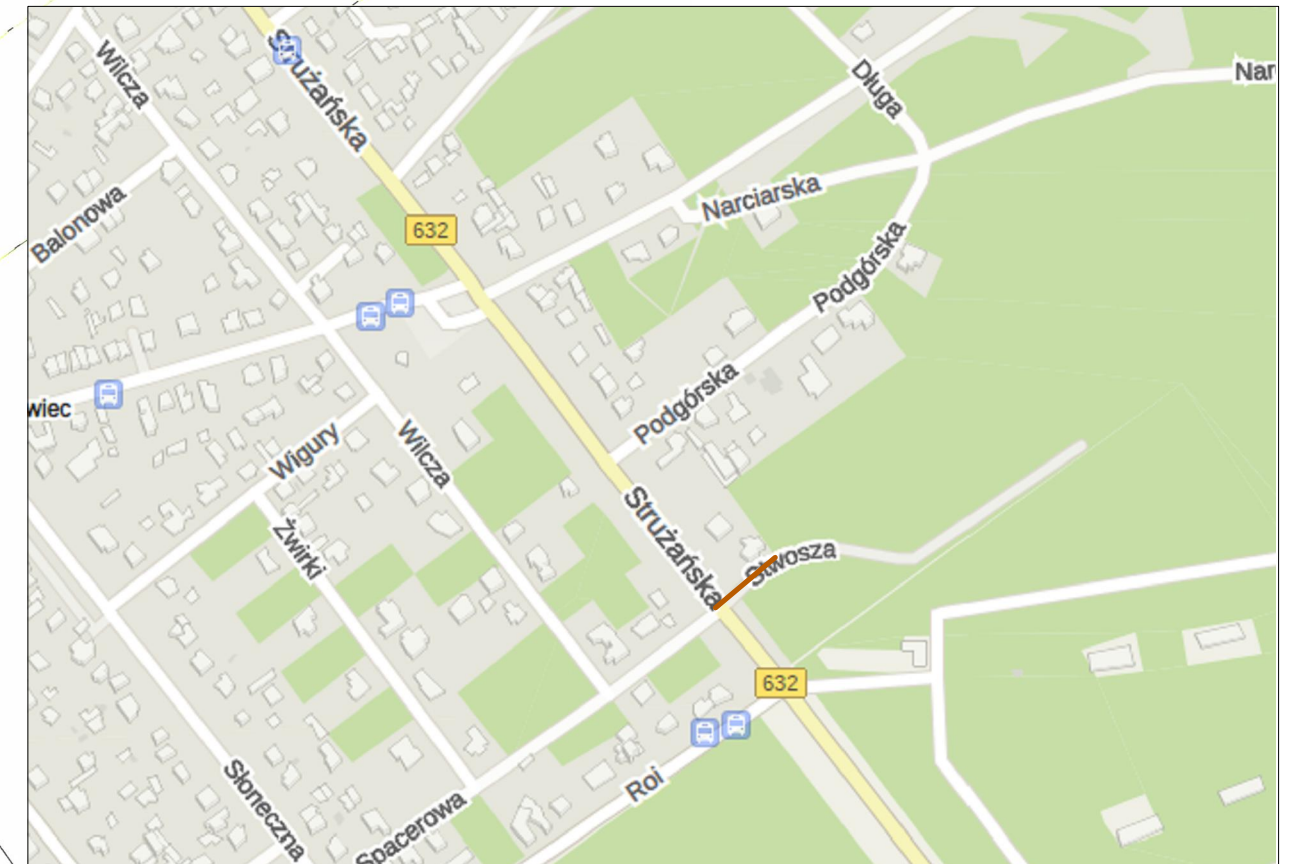


ORIENTACJA  
SKALA 1:5000



**LEGENDA:**


Rzędna terenu	Nazwa węzła
83.25	Zpk1
81.84	zagłębienie

rzędna dna sieci

 
 
**PROJEKTOWANA SIĘĆ KANALIZACYJNA**

"Wszelkie prawa do niniejszej dokumentacji są zastrzeżone na rzecz firmy PWK Legionowo Sp. z o.o.  
Kopowanie, rozpowszechnianie oraz wykorzystywanie zawartych w niej treści bez wiedzy i zgody właściciela jest zabronione."

JEDYNOŚĆ PROJEKTOWA

 PRZEDSIĘWSTWOSTWO WODOCiąGOWO - KANALIZACYJNE LEGIONOWO Sp. Z O.O.  
ul. Tadeusza Kościuszki 16A, 05-120 Legionowo  
Tel. (22) 774 10 62 Fax. (22) 774 24 46  
E-mail: [pwklegionowo@pwklegionowo.com](mailto:pwklegionowo@pwklegionowo.com)

NAZWA INWESTYCJI <b>BUDOWA SIECI KANALIZACYJNEJ L=32m          W UL. WITA STWOSZA W LEGIONOWIE</b>	
STADIUM	Projekt budowlany BRANŻA Sanitarna

NAZWA RYSUNKU					
PROJEKT ZAGOSPODAROWANIA TERENU					
FUNKCJA	IMIĘ I NAZWISKO	NR UPRAWNIEN	SPECJALNOŚĆ	PODPIS	DATA
PROJEKTOWAŁ	mgr inż. Monika Jemielity	MAZ/0041/PWOS/12	Instalacyjna w zakresie sieci, instalacji i urządzeń ciepłych, wentylacyjnych, gazowych, wodociągowych i kanalizacyjnych		26.01.2020
SPRAWDZIŁ	mgr inż. Anna Moncher	MAZ/0416/PBS/16	Instalacyjna w zakresie sieci, instalacji i urządzeń ciepłych, wentylacyjnych, gazowych, wodociągowych i kanalizacyjnych		26.01.2020
SKALA 1:500	UL. WITA STWOSZA			REW. 0	ARKUSZ 1 / 1
				NR RYS. 1.0	